


L.M.

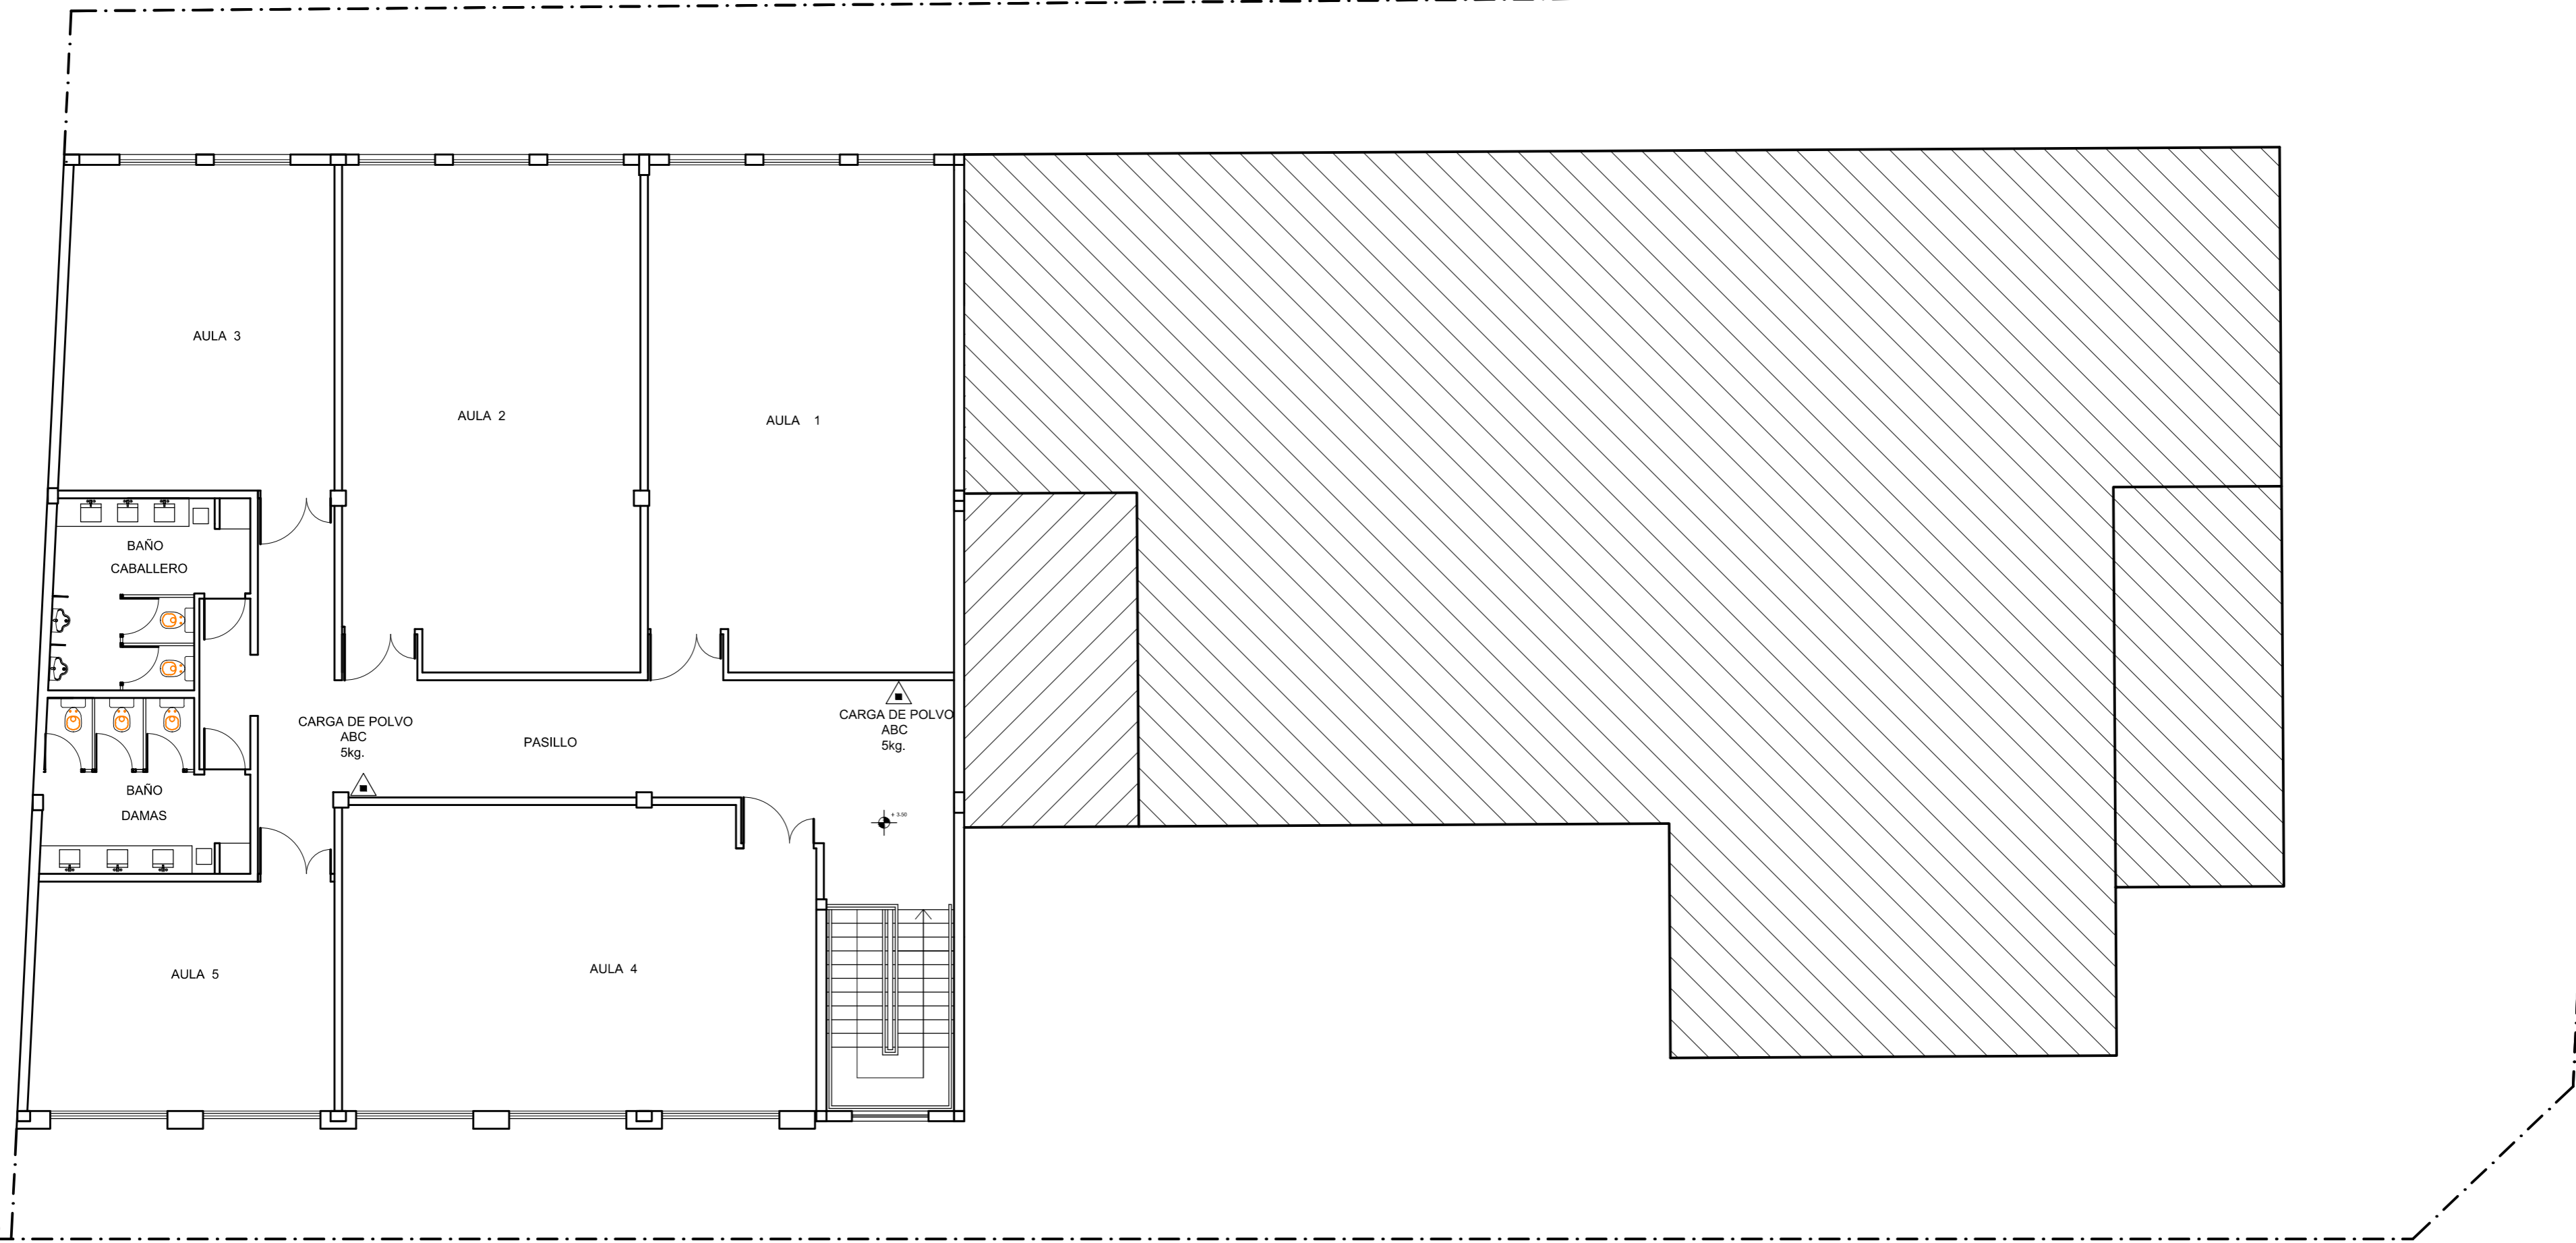

L.M.

### PLANTA ALTA

UNIVERSIDAD NACIONAL DE SAN ANTONIO DE ARECO UNSAdA			 PLANO Nº
EDIFICIO SEDE RIVADAVIA SAN ANTONIO DE ARECO - AMPLIACIÓN			
LUGAR: SAN ANTONIO DE ARECO PROVINCIA: BUENOS AIRES DOMICILIO: RIVADAVIA 746			<b>ICI</b> <b>12</b>
<b>PLANTA ALTA</b> <b>INSTALACIÓN CONTRA INCENDIOS</b>			
FECHA 09/12/19	NOMBRE DE ARCHIVO AMPLIACIÓN SEDE RIVADAVIA	PROYECTO: UNSAdA	ESCALA 1:100